


Comune di Striano

Città Metropolitana di Napoli

Progetto di riqualificazione del Centro Intermodale di Scambio - Area P.I.P.

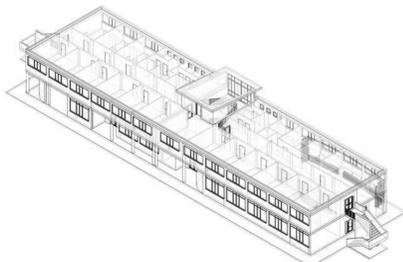

TAV. PROGETTAZIONE DEFINITIVA:


3.2.3 Impianti elettrici: impianto fonia-dati

R.U.P.
Dott. Arch. Vittorio Celentano


UFFICIO TECNICO
SERVIZIO LAVORI PUBBLICI

Visto: Il Sindaco
Antonio Del Giudice

Riservato all'Ufficio

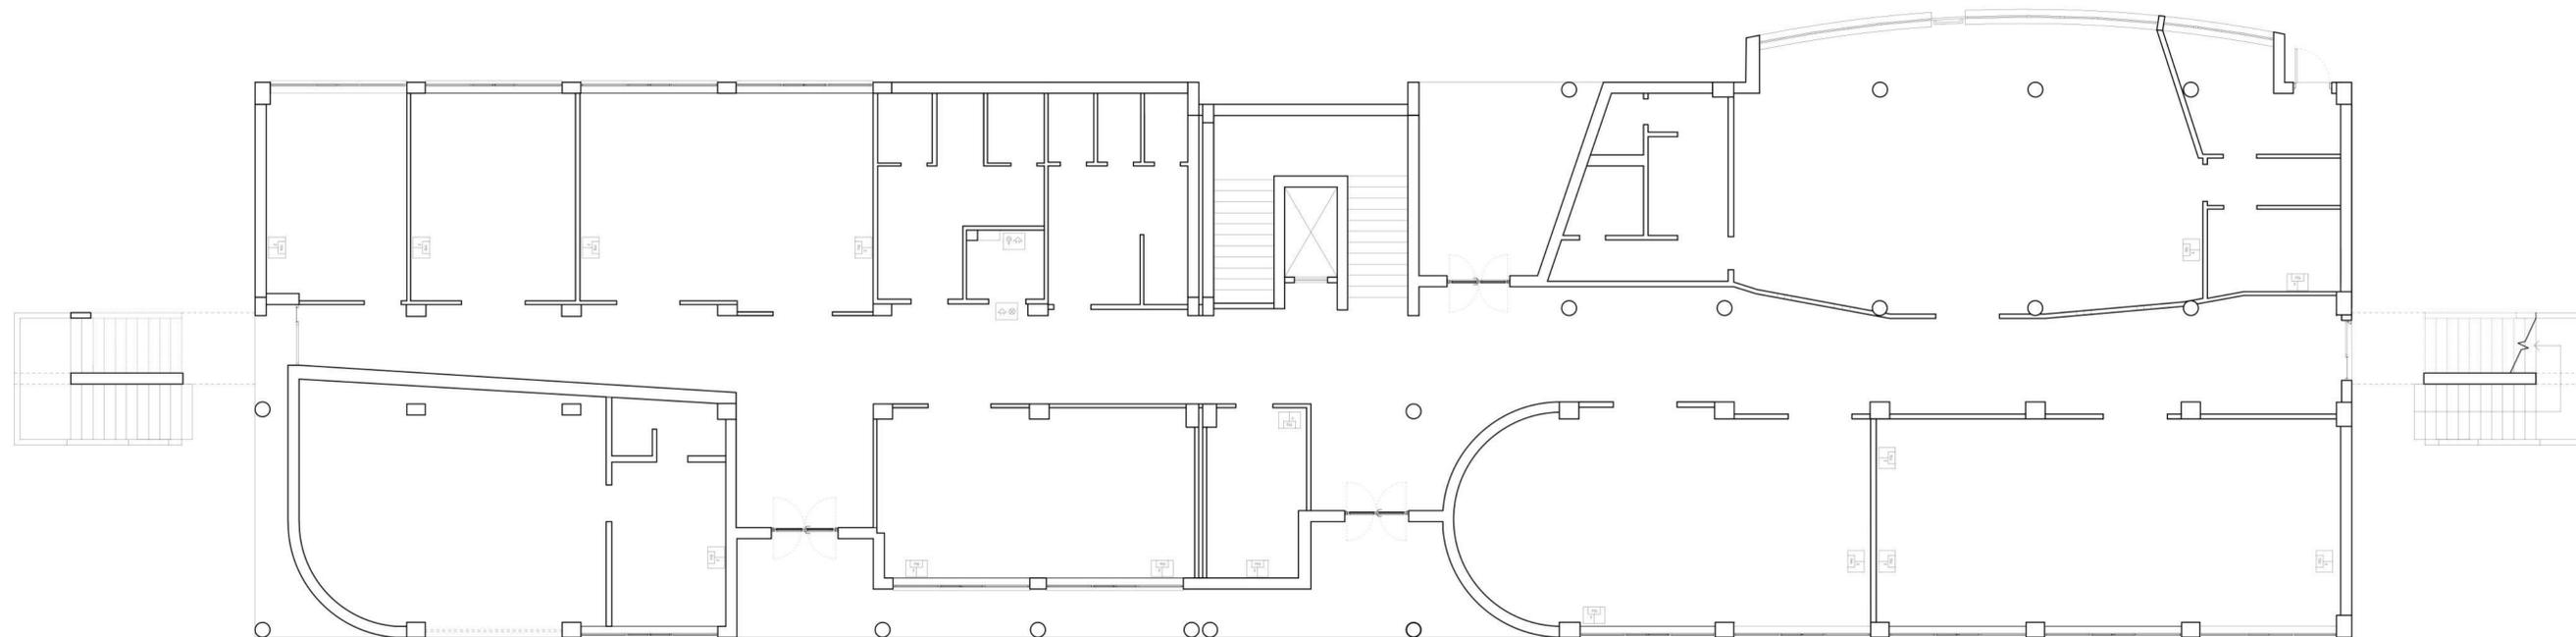

pianta piano terra - scala 1:100

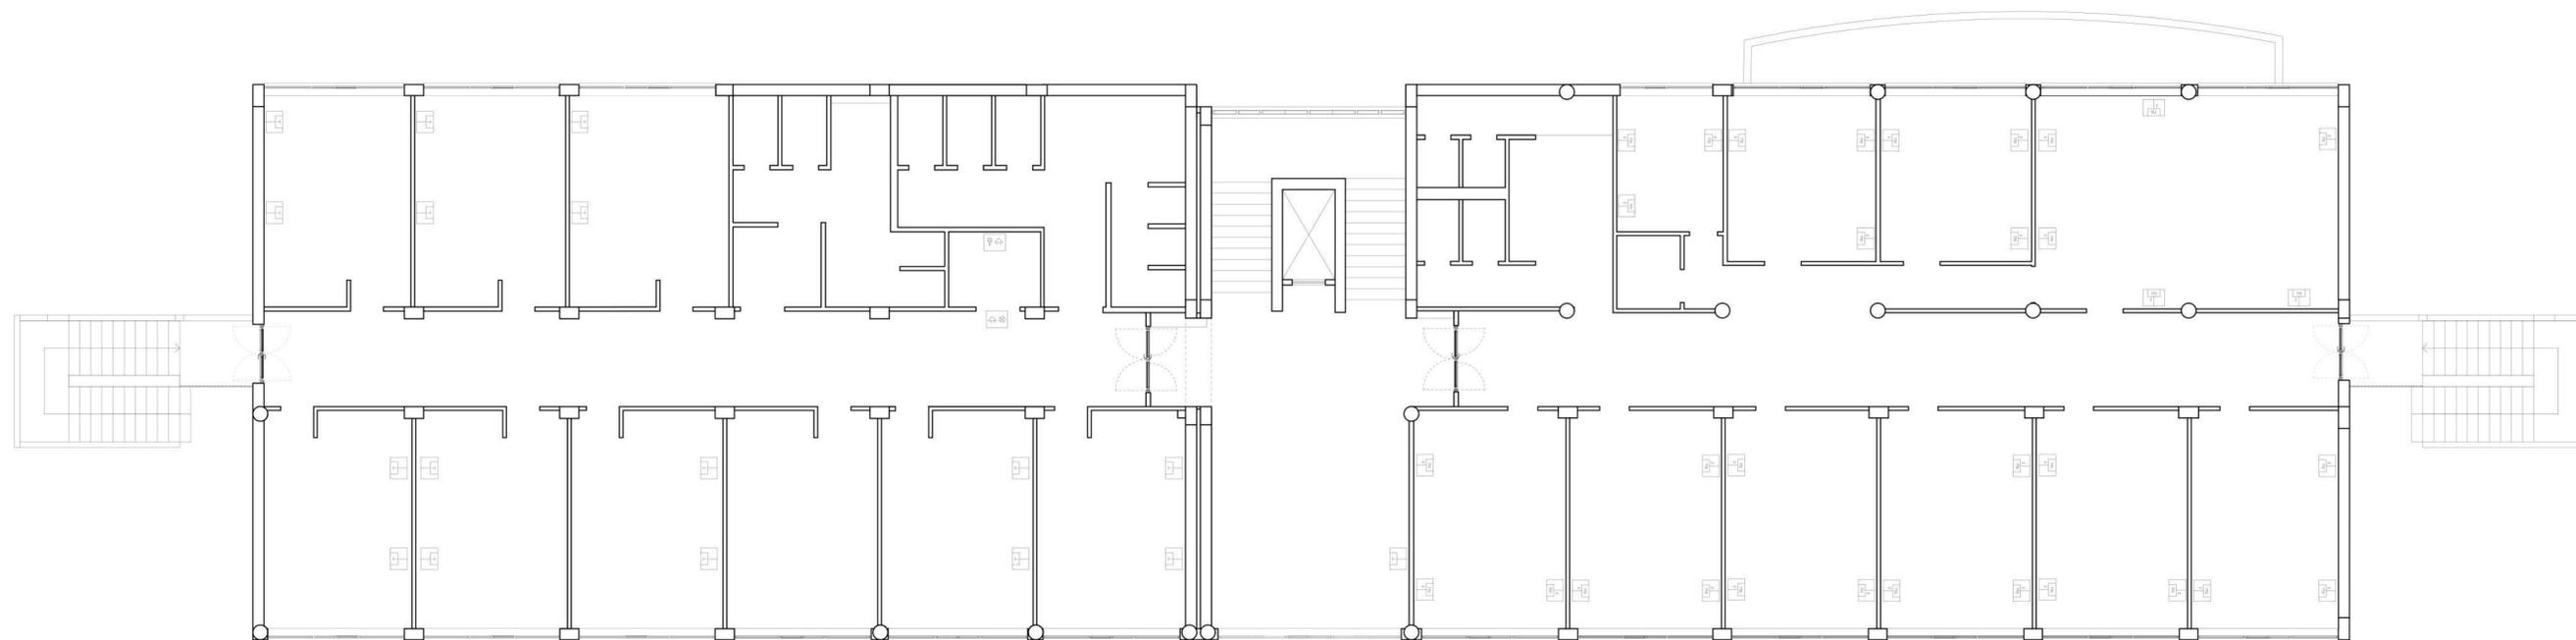

pianta piano primo - scala 1:100

SIMBOLO	DESCRIZIONE
(A1)	Faretto da incasso, diffusore vetro serigrafato, 1x22W, IP54
(A2)	Faretto da incasso, diffusore vetro serigrafato, 2x26W
(A3)	Faretto da incasso, diffusore vetro serigrafato, ottica difondente JM-70W
10/16A	Presse costituite da n. 1 sic. univ. 2P+T 10/16A
10/16A	Presse a sicurezza universale 2P+T 10/16A
10/16A	Presse costituite da n. 1 sic. univ. 2P+T 10/16A, numero 2 bipasso 2P+T 10/16A
10/16A	Presse bipasso 2P+T 10/16A con interruttore a chiave
10/16A	Presse bipasso 2P+T 10/16A con interruttore differenziale
⊕	Allarme sonoro e luminoso WC disabili
⊕	Allarme a tirante e ronzatore WC disabili
⊕	Plafoniera 2x36W ottica verniciata rigata, IP20
⊕	Plafoniera 2x18W ottica verniciata rigata, IP20
⊕	Plafoniera 4x18W ottica speculare dark-light, IP20
⊕	Lampada a parete 1x20 W
⊕	Lampada a parete 2x20 W
●	Punto di comando a interruttore
●	Punto di comando a interruttore entro scatola IP55
○	Punto di comando a pulsante
⊕	Presse fonie RJ 11
⊕	Presse dati/fonia costituita da n.2 connettori RJ45 cat. 5e
10/16A	Presse in scatola da esterno IP55 costituita da: n. 1 sic. univ. 2P+T 10/16 A e n. 1 bipasso 2P+T 10/16 A
⊕	Apparecchio illuminante del tipo top 2x36
⊕	Pulsantiera a 6/7 pulsanti
⊕	Quadretto prese IP55
⊕	Quadretto elettrico
⊕	Segnali di sicurezza
⊕	USCITA DI SICUREZZA