



# Pianta piano terra

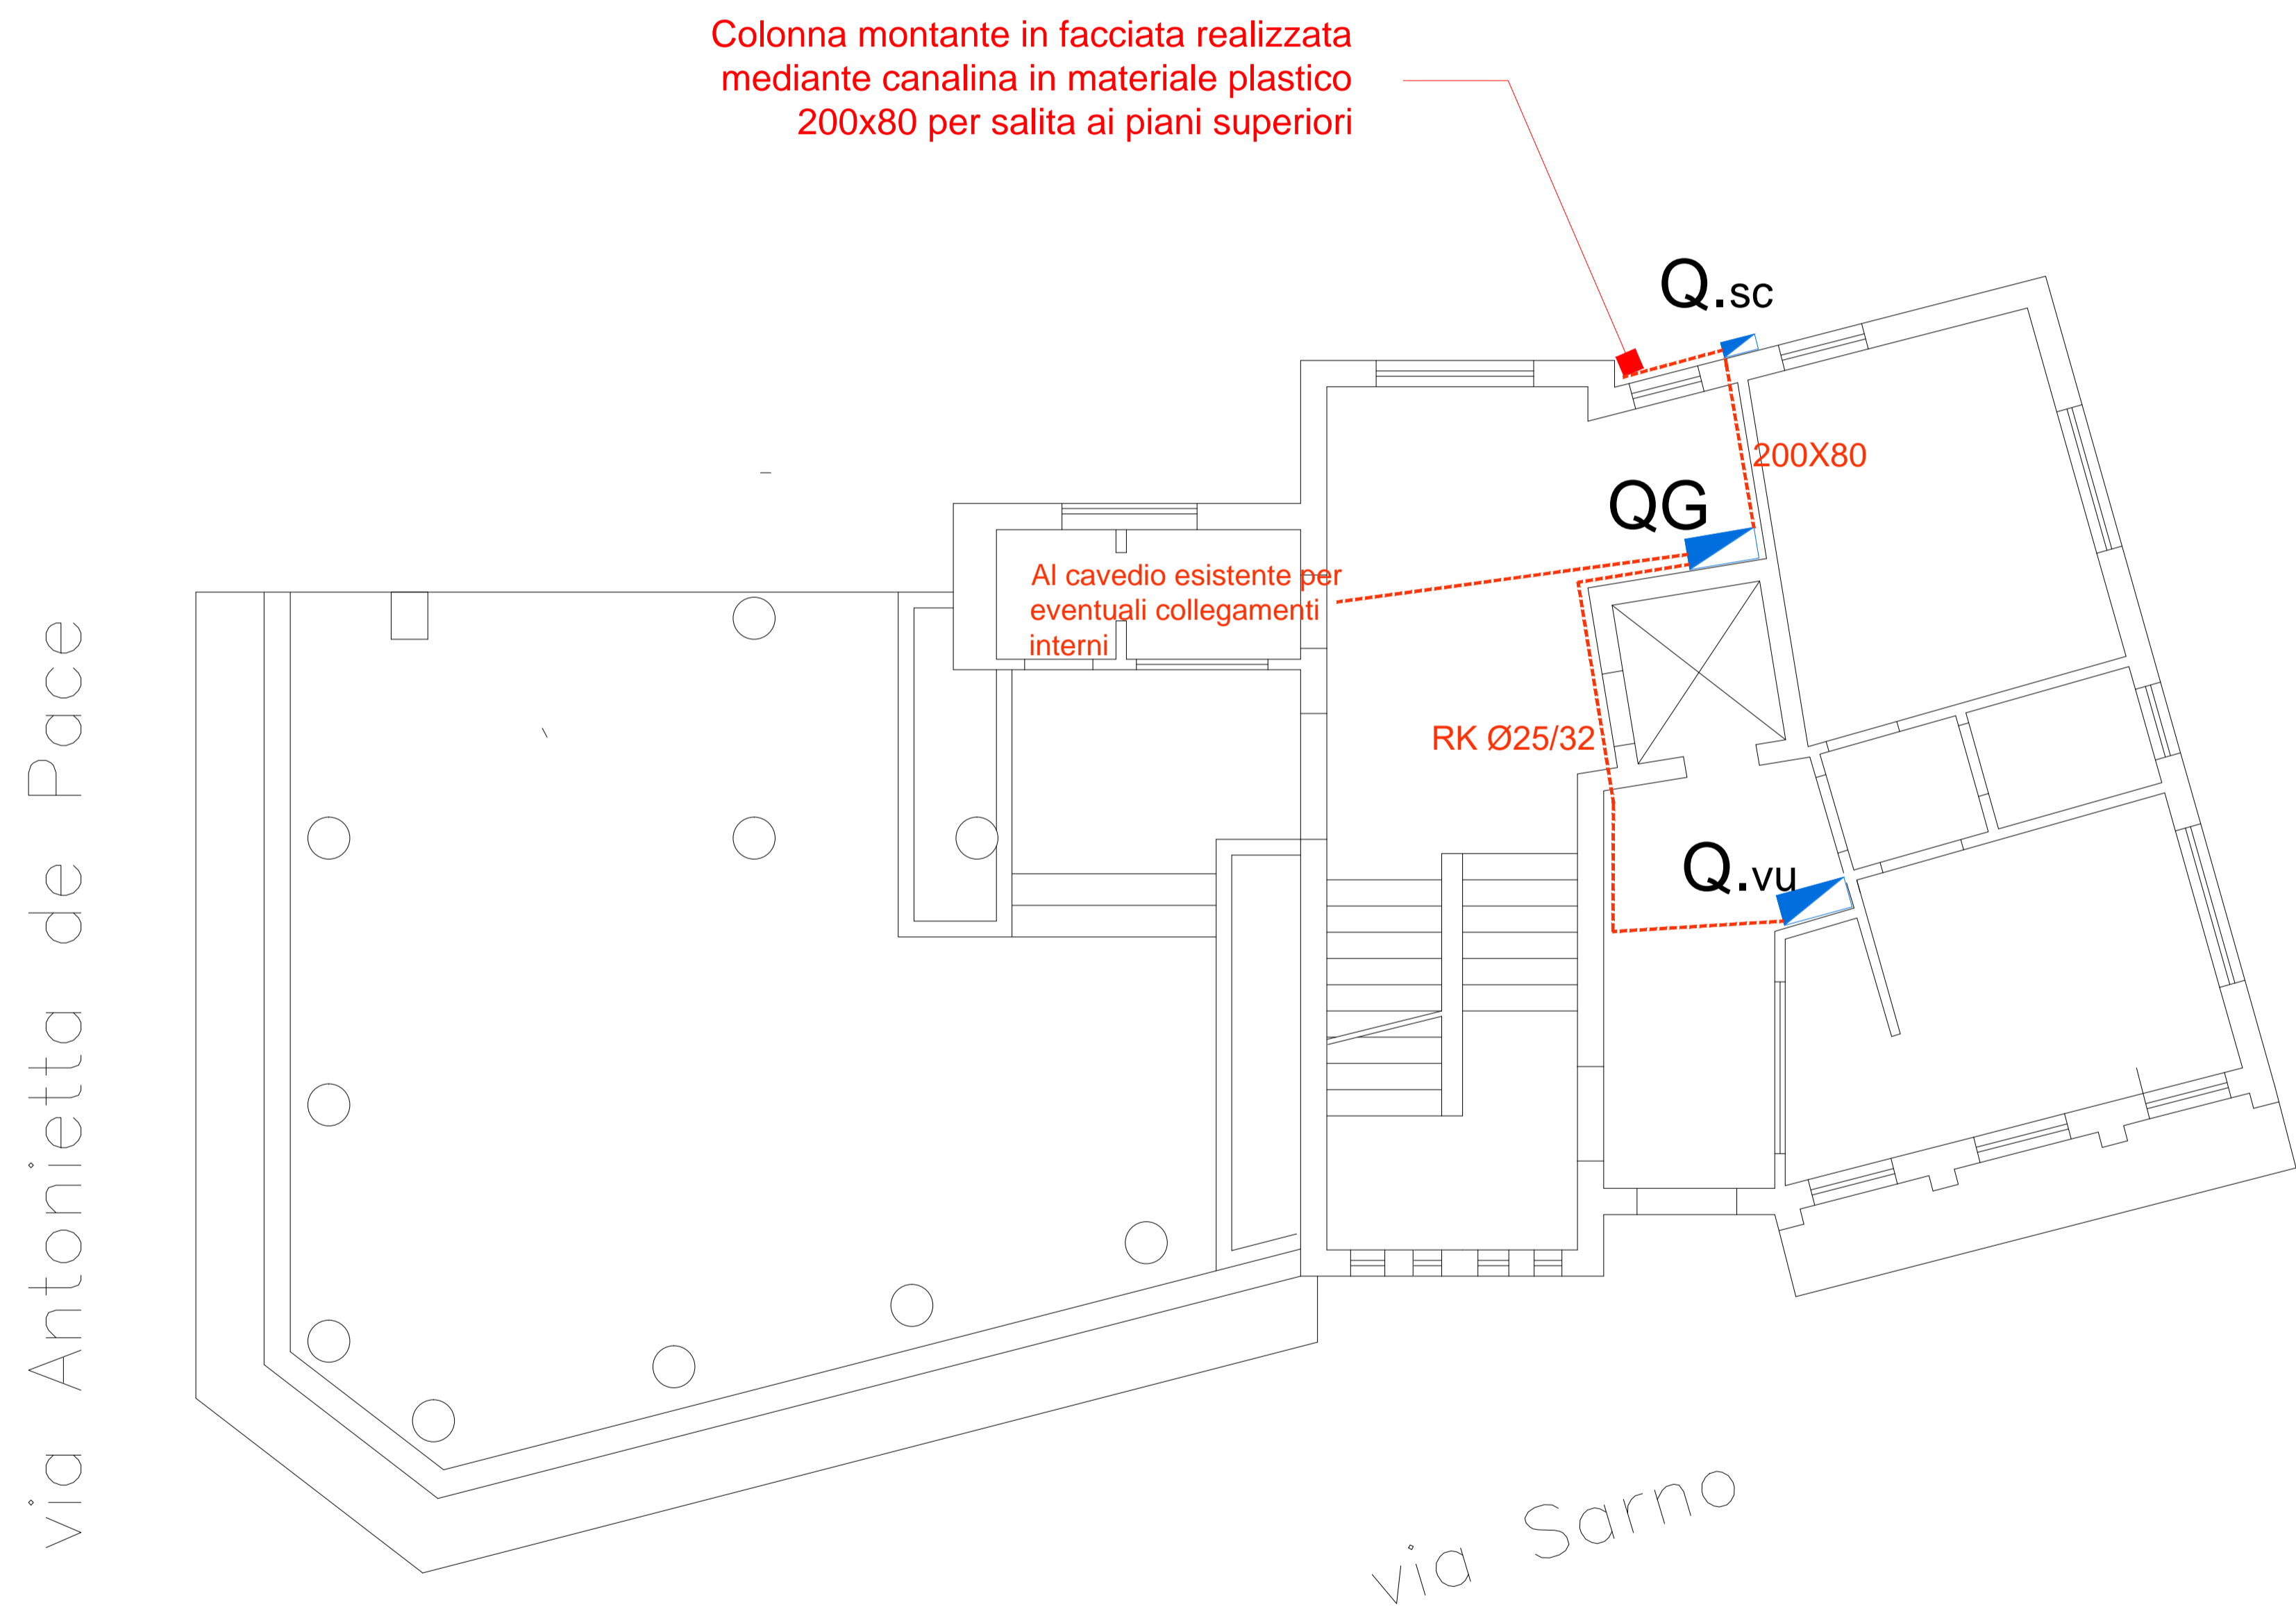

## COMUNE DI STRIANO (PROVINCIA DI NAPOLI)

INTESTAZIONE PROGETTO

PROGETTO ESECUTIVO RELATIVAMENTE AGLI INTERVENTI DI  
MESSA IN SICUREZZA E RIQUALIFICAZIONE DEGLI IMPIANTI  
ELETTRICI DELLA CASA COMUNALE DI STRIANO

LOCALITA' D'INTERVENTO VIA MUNICIPIO STRIANO (NA)	REV.: 00 DEL: APRILE 2022
Il Progettista:  Dott. Ing. Antonio Perillo Via Martiri di Nassirya n.175 80047 - San Giuseppe Vesuviano (NA) telefax 0815297391	

Progetto  
Project

ESECUTIVO RETE DISTRIBUZIONE ELETTRICA  
PRINCIPALE E QUADRI ELETTRICI

Tavola Drawing	IE.02	POSIZIONAMENTO QUADRI ELETTRICI E DISTRIBUZIONE IMPIANTISTICA PIANO TERRA
Data/Date APRILE 2022	Scala/Scale 1:50	

